



中山市规划设计院有限公司

Zhongshan Planning and Design Institute Co., Ltd.

地址: 广东省中山市东区兴民东路151号 邮编: 524003  
电话: 0760-88272811 传真: 0760-8823665  
http: www.zpd.com

出图专用章

未盖出图专用章无效

注册师用章


按规范加盖

审查专用章

按规范加盖

合格证编号

备注:

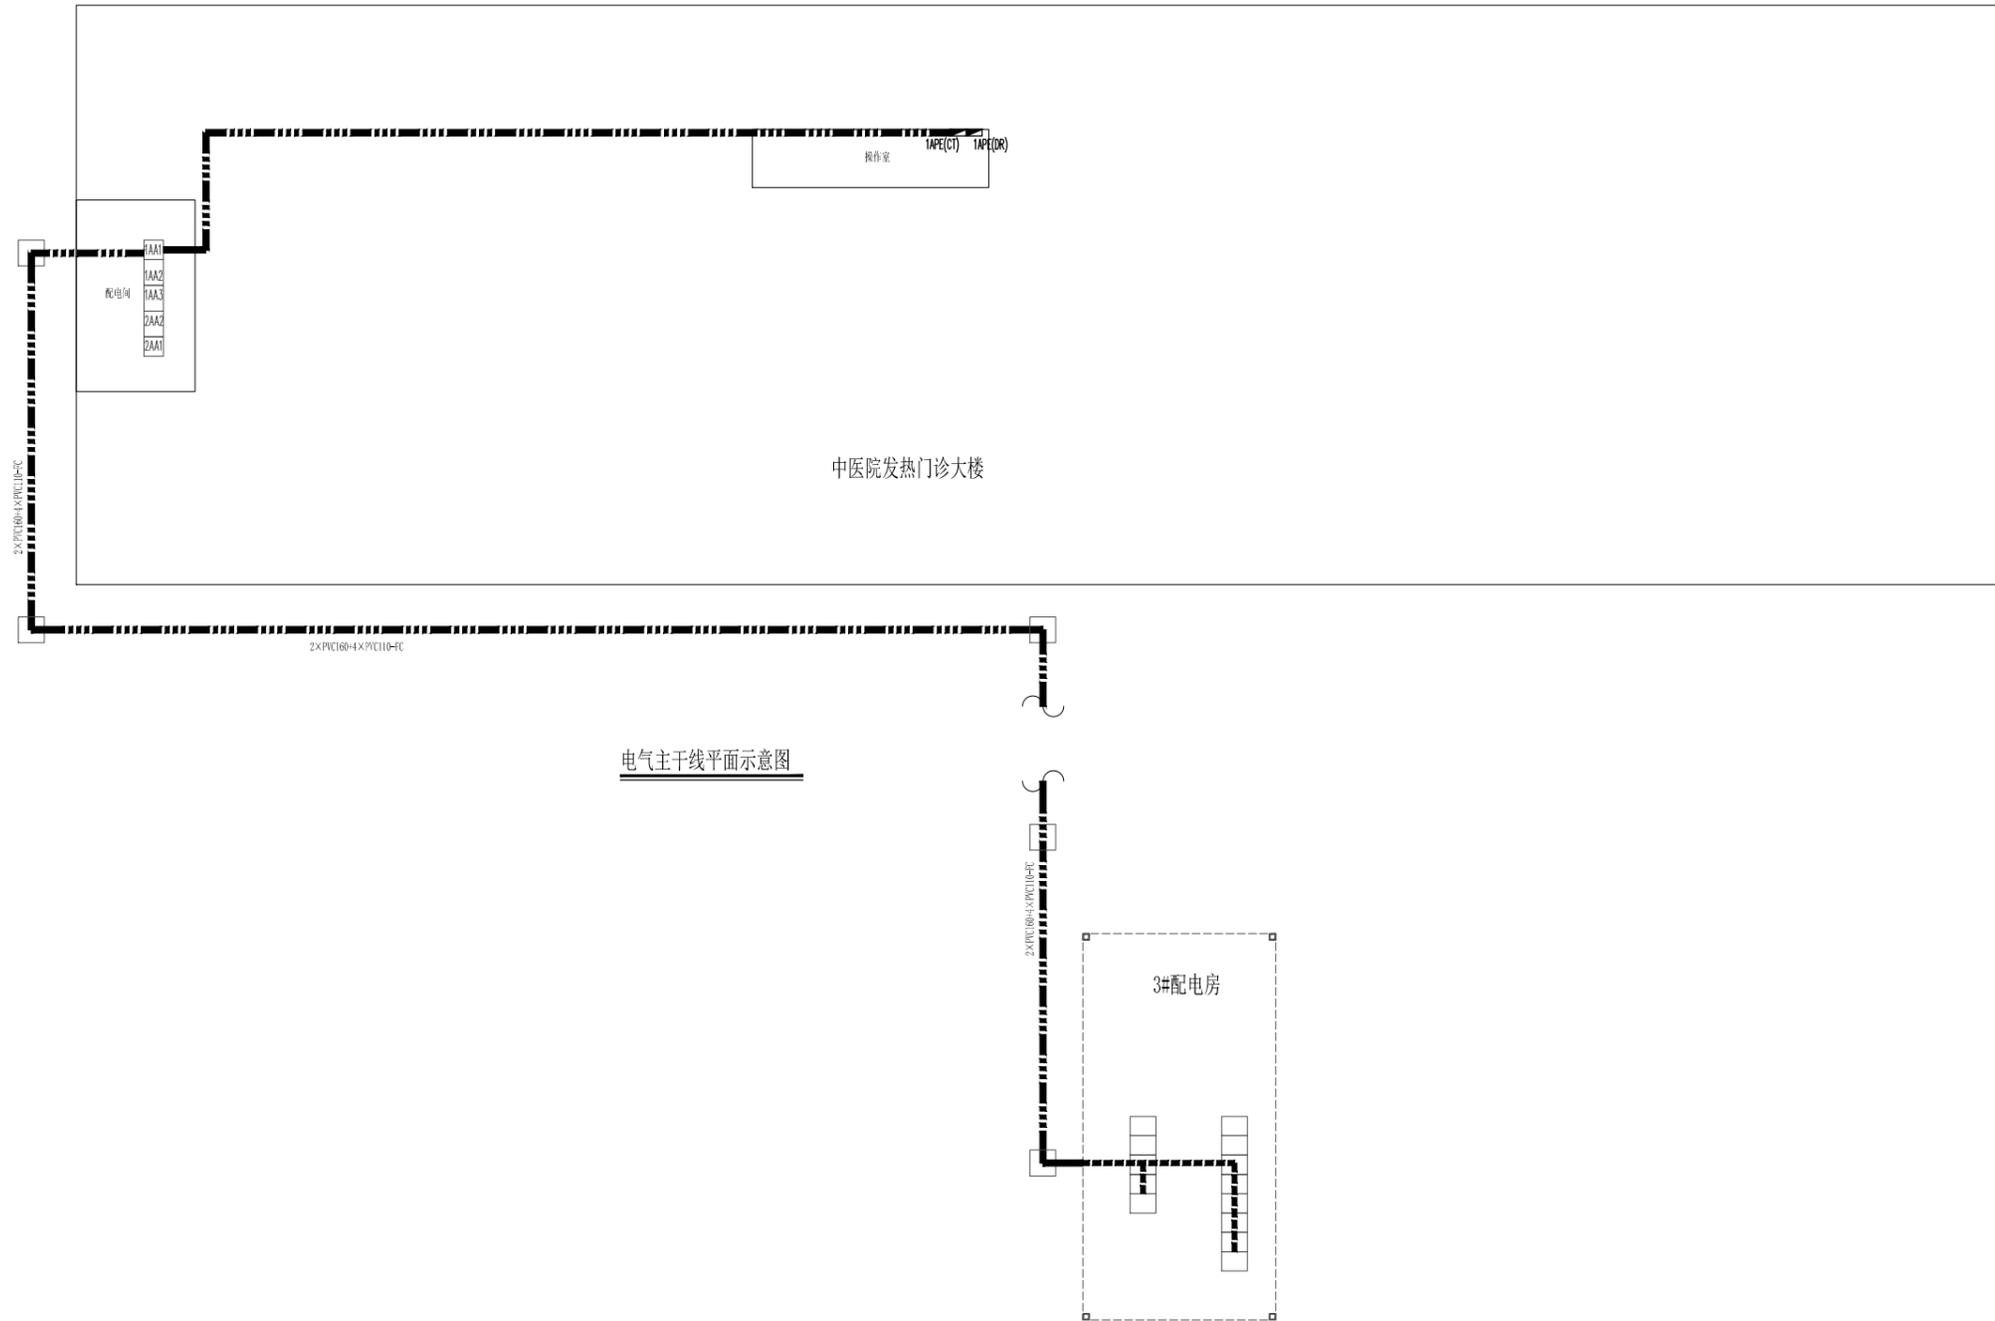

电气主干线平面示意图

职责	实名	签名
审定		
审核		
注册师		
项目负责人		
专业负责		
校对		
设计		
制图		
会签栏		
建筑	电气	
结构	暖通	
给排水	弱电	
建设单位		
工程名称	中山市中医院发热门诊大楼	
子项工程		
图纸名称	电气主干线平面示意图	
设计号	专业	
设计阶段	图号	
出图版次	日期	2021-10