



中山市第二建筑设计院有限公司
Zhongshan The Second
Architecture Design Institute Co.,Ltd
设计证书号：国家甲级 -A1440 16881

单位出图专用章

Project Seal

注册执业专用章

Registered Seal

施工图审查许可证编号
Construction Maps Reviewing NO.

修改记录

Description

会签

Confirmed by

建筑 Arch.	给排水 WS&D	
结构 Stru.	暖通 HVC	
电气 Elec.		

设计签字

Designer signature

审定 Authorized	谷 棣
审核 Examined	杨 静
注册师 Registered	杨 静
设计总负责 Project director	杨 静
专业负责 Chief	蒋汉文
校 对 Check	蒋汉文
设 计 Design	林立佩
制 图 Drawn	林立佩

建设单位
Client

中山市中医院


工程名称
Project

中山市中医院零星工程设计服务项目
- 院办办公室整改工程

图纸内容
Drawing Title

原始平面图

业务号 Project No.	专业 Discipline	表 修 Revision No.
版本号 Revision No.	图 号 Drawing NO.	01 / ZX
设计阶段 Design Stage	方 案 图 Scheme	日 期 Date
		2022.01

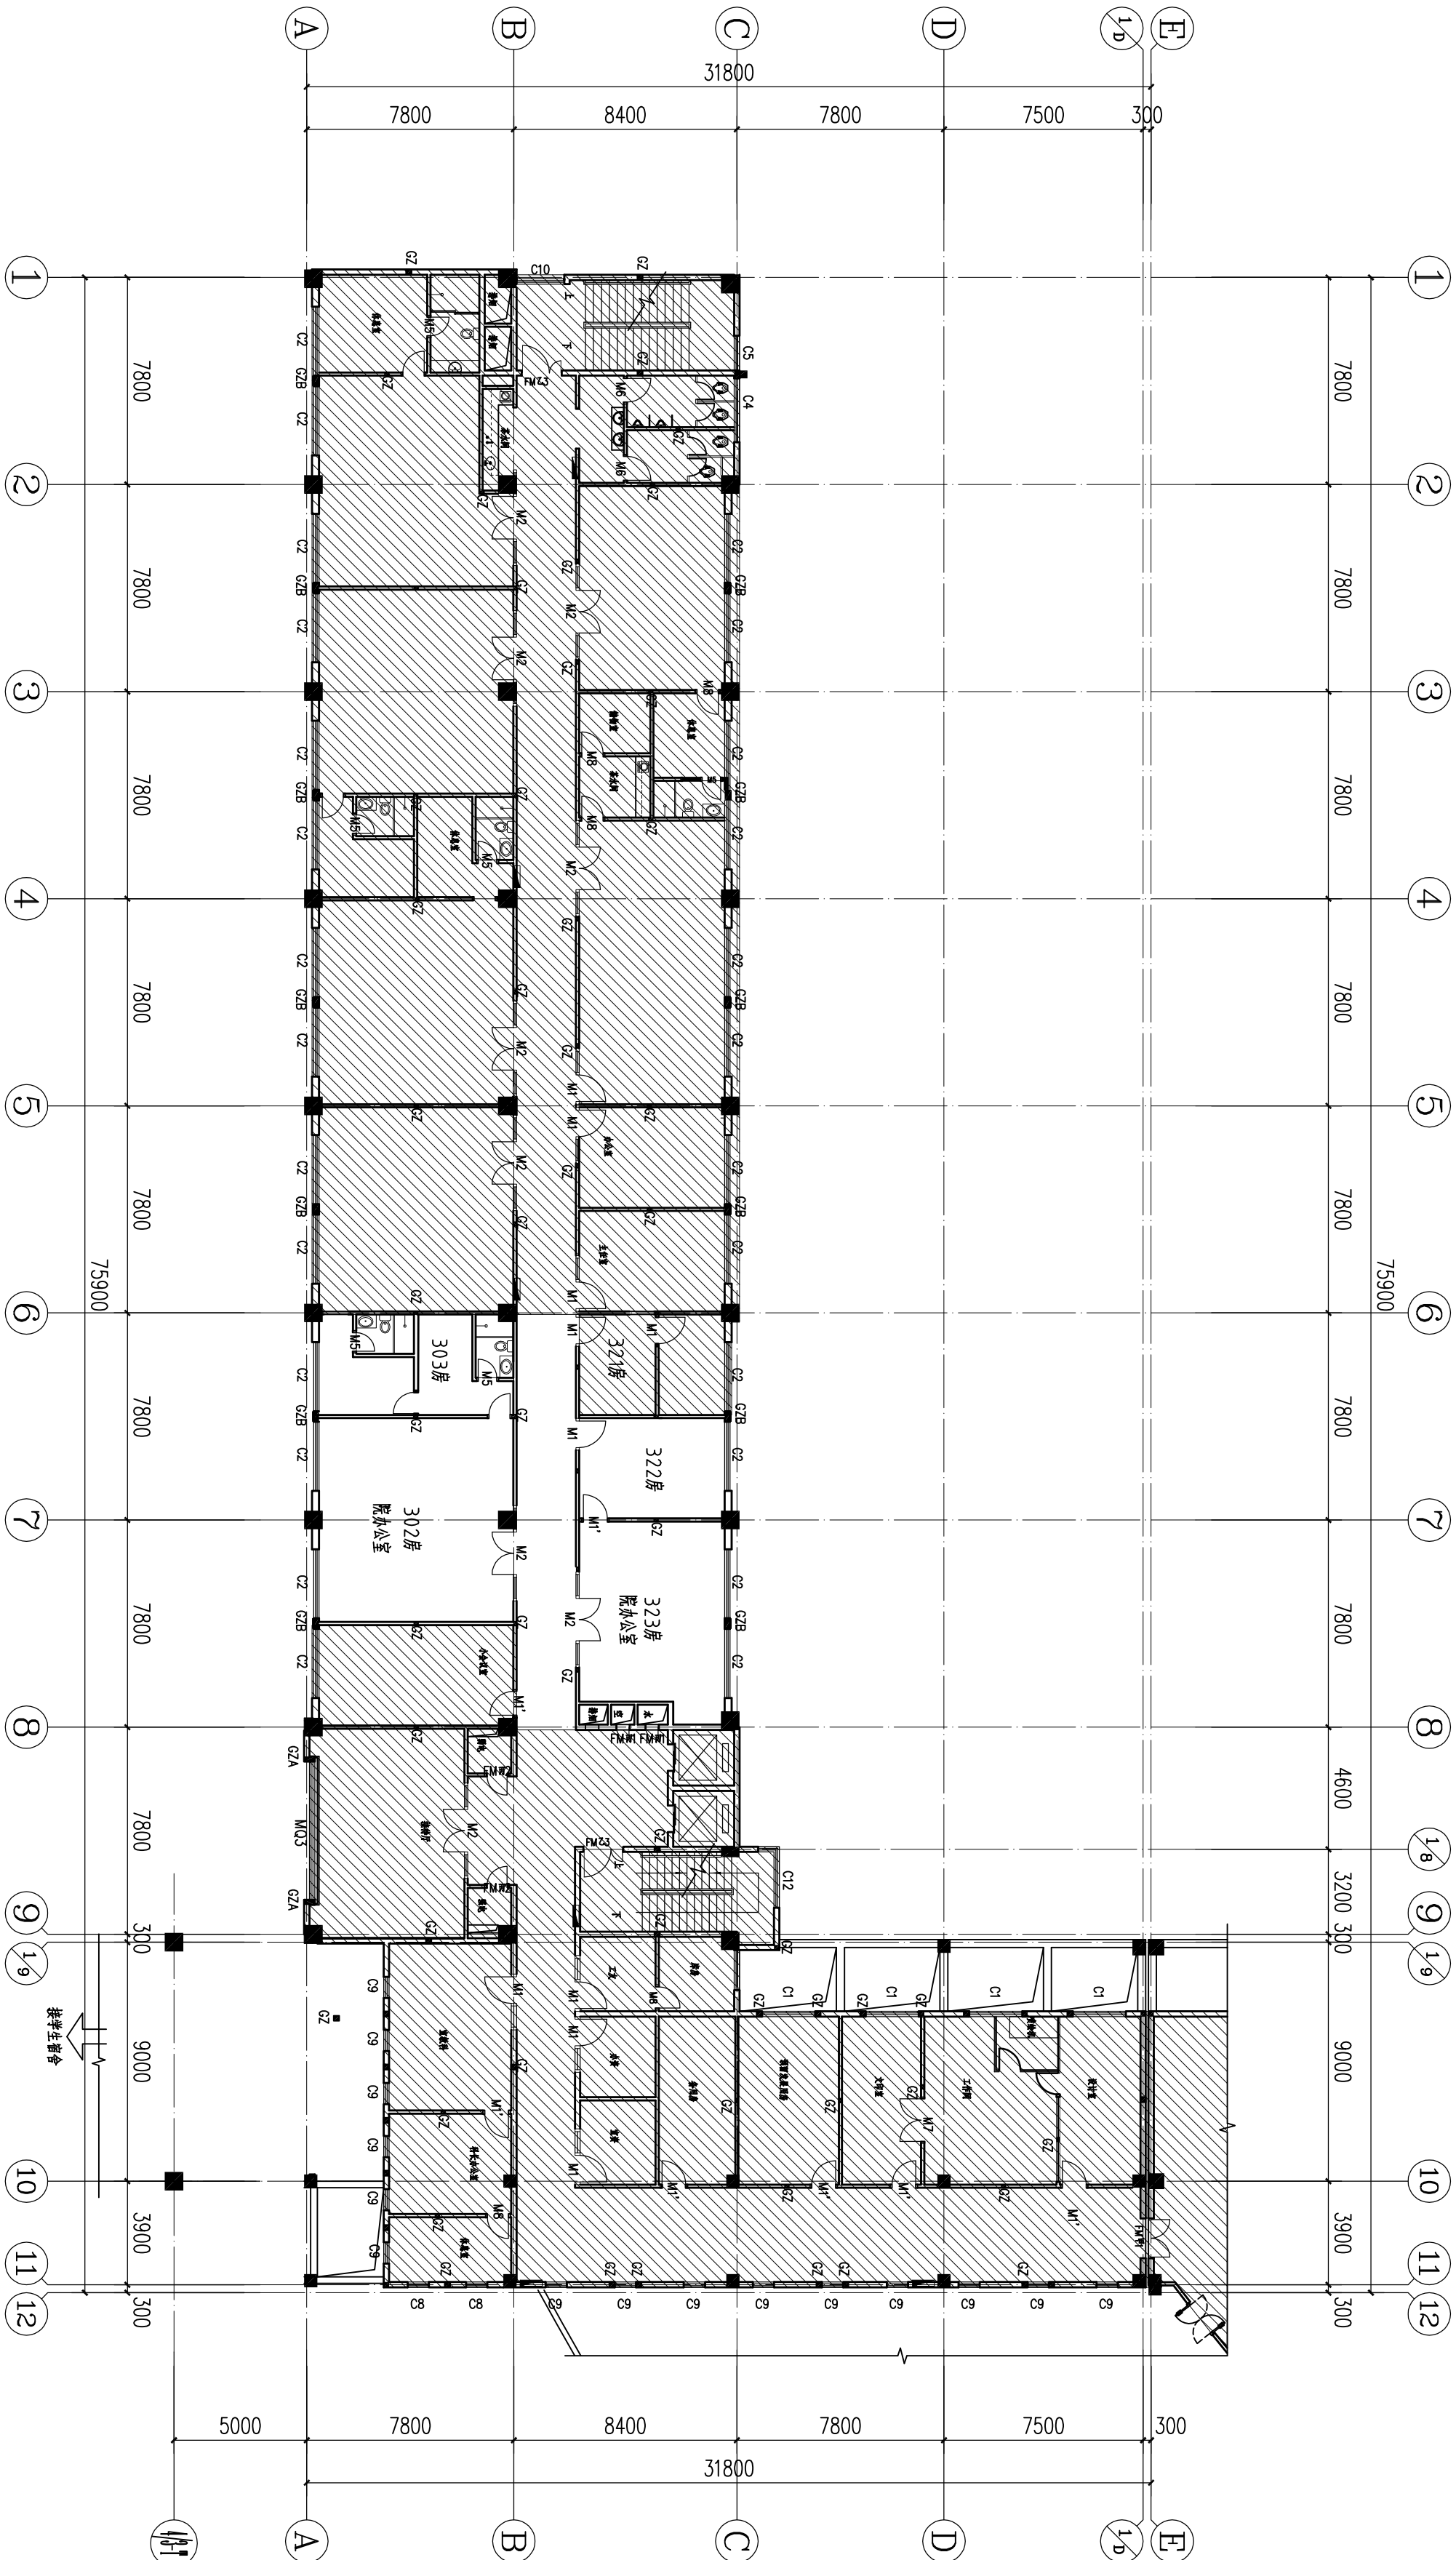



设计证书号: 国家甲级-A1440 16881

Project Sea

Registered Seal

Construction Maps Reviewing NO.

修改记录	Description
1. 初始版本	创建初始版本
2. 增加功能	增加新功能
3. 修复bug	修复bug
4. 优化性能	优化性能
5. 更新依赖	更新依赖
6. 增加测试	增加测试
7. 发布新版本	发布新版本

Confirmed

建筑 Arch.		给排水 WS&D	
结构 Stru.		暖通 H.V.A.C.	
电气 Elec.			

Designer signature

Authorized
定 串

核	上
---	---

Examinee	Score
1	85
2	78
3	92
4	88
5	75
6	82
7	90
8	77
9	84
10	89
11	76
12	81
13	91
14	87
15	79
16	83
17	93
18	86
19	74
20	80

Registered

设计总负责	杨青
-------	----

姓名	
----	--

Chief	
-------	--

假列 蒋汉

设计

Design	
制 図	

Drawn

建设单位

Client

台	十
---	---

Project	...
---------	-----

— 3 —

图尔卡纳

Rowing Title

业务号	
-----	--

Project NO.	
-------------	--

Revision No.

设计阶段	方案
------	----

中共 0767

传真电话: 0760